
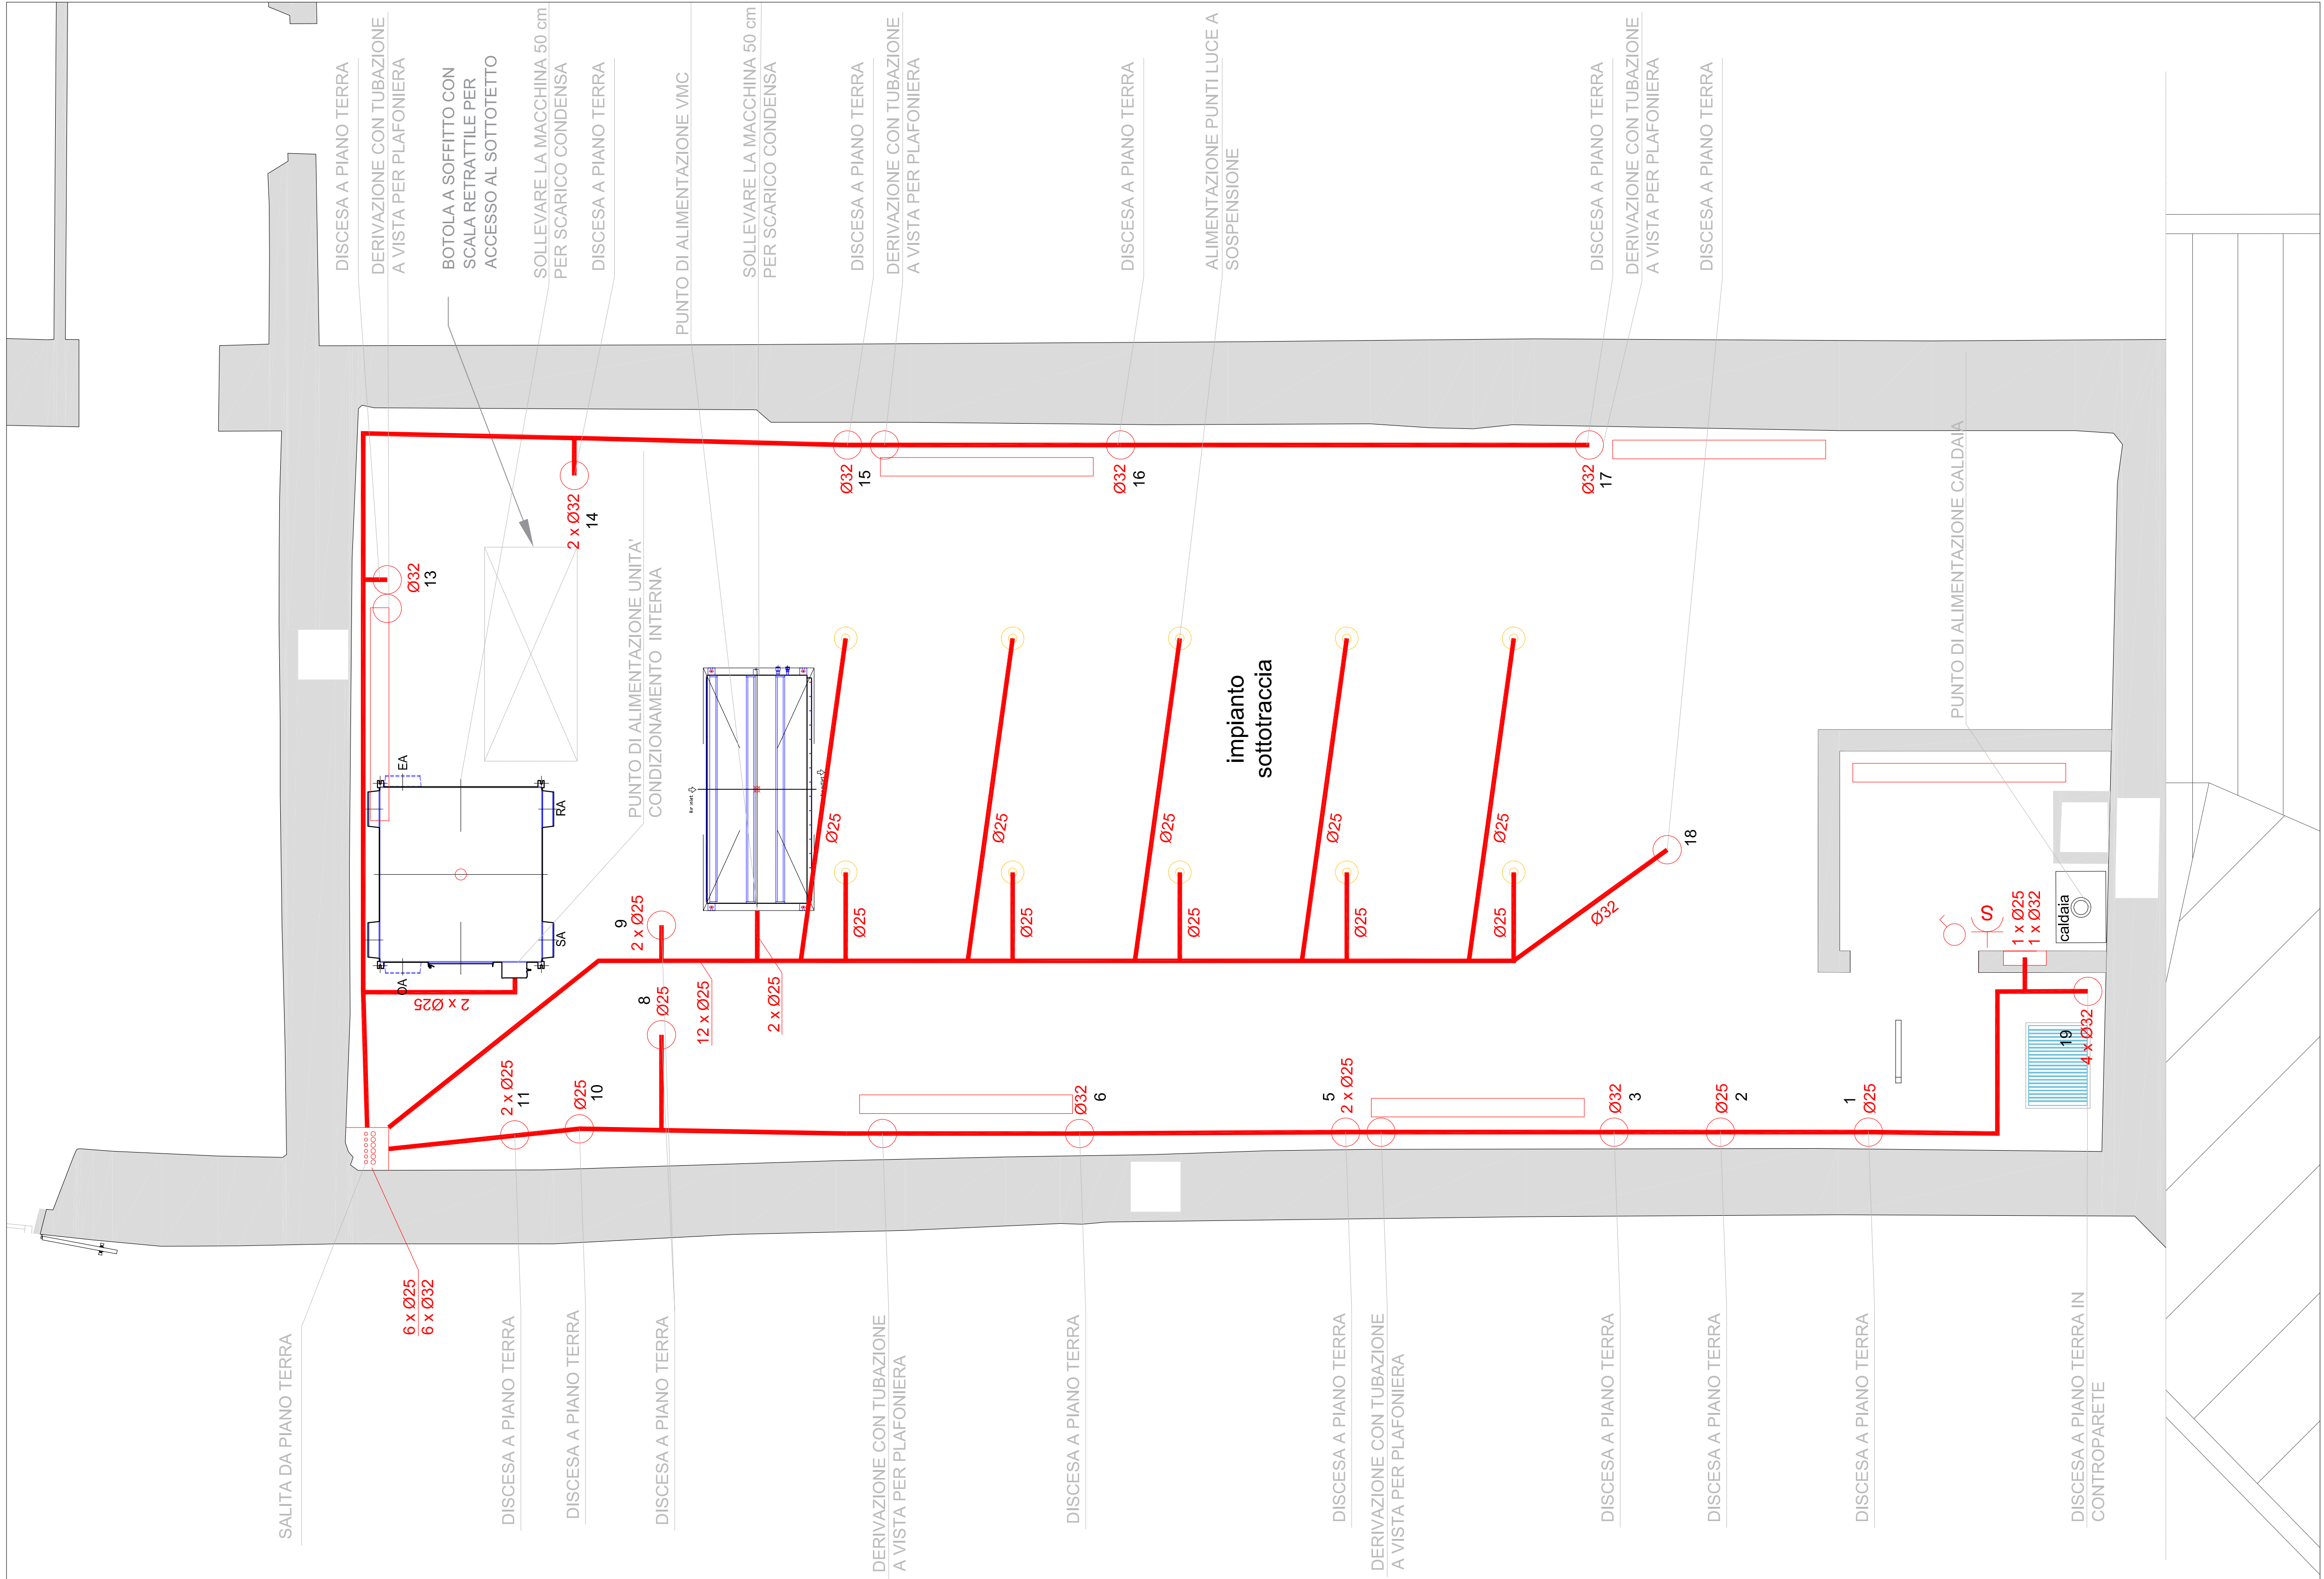
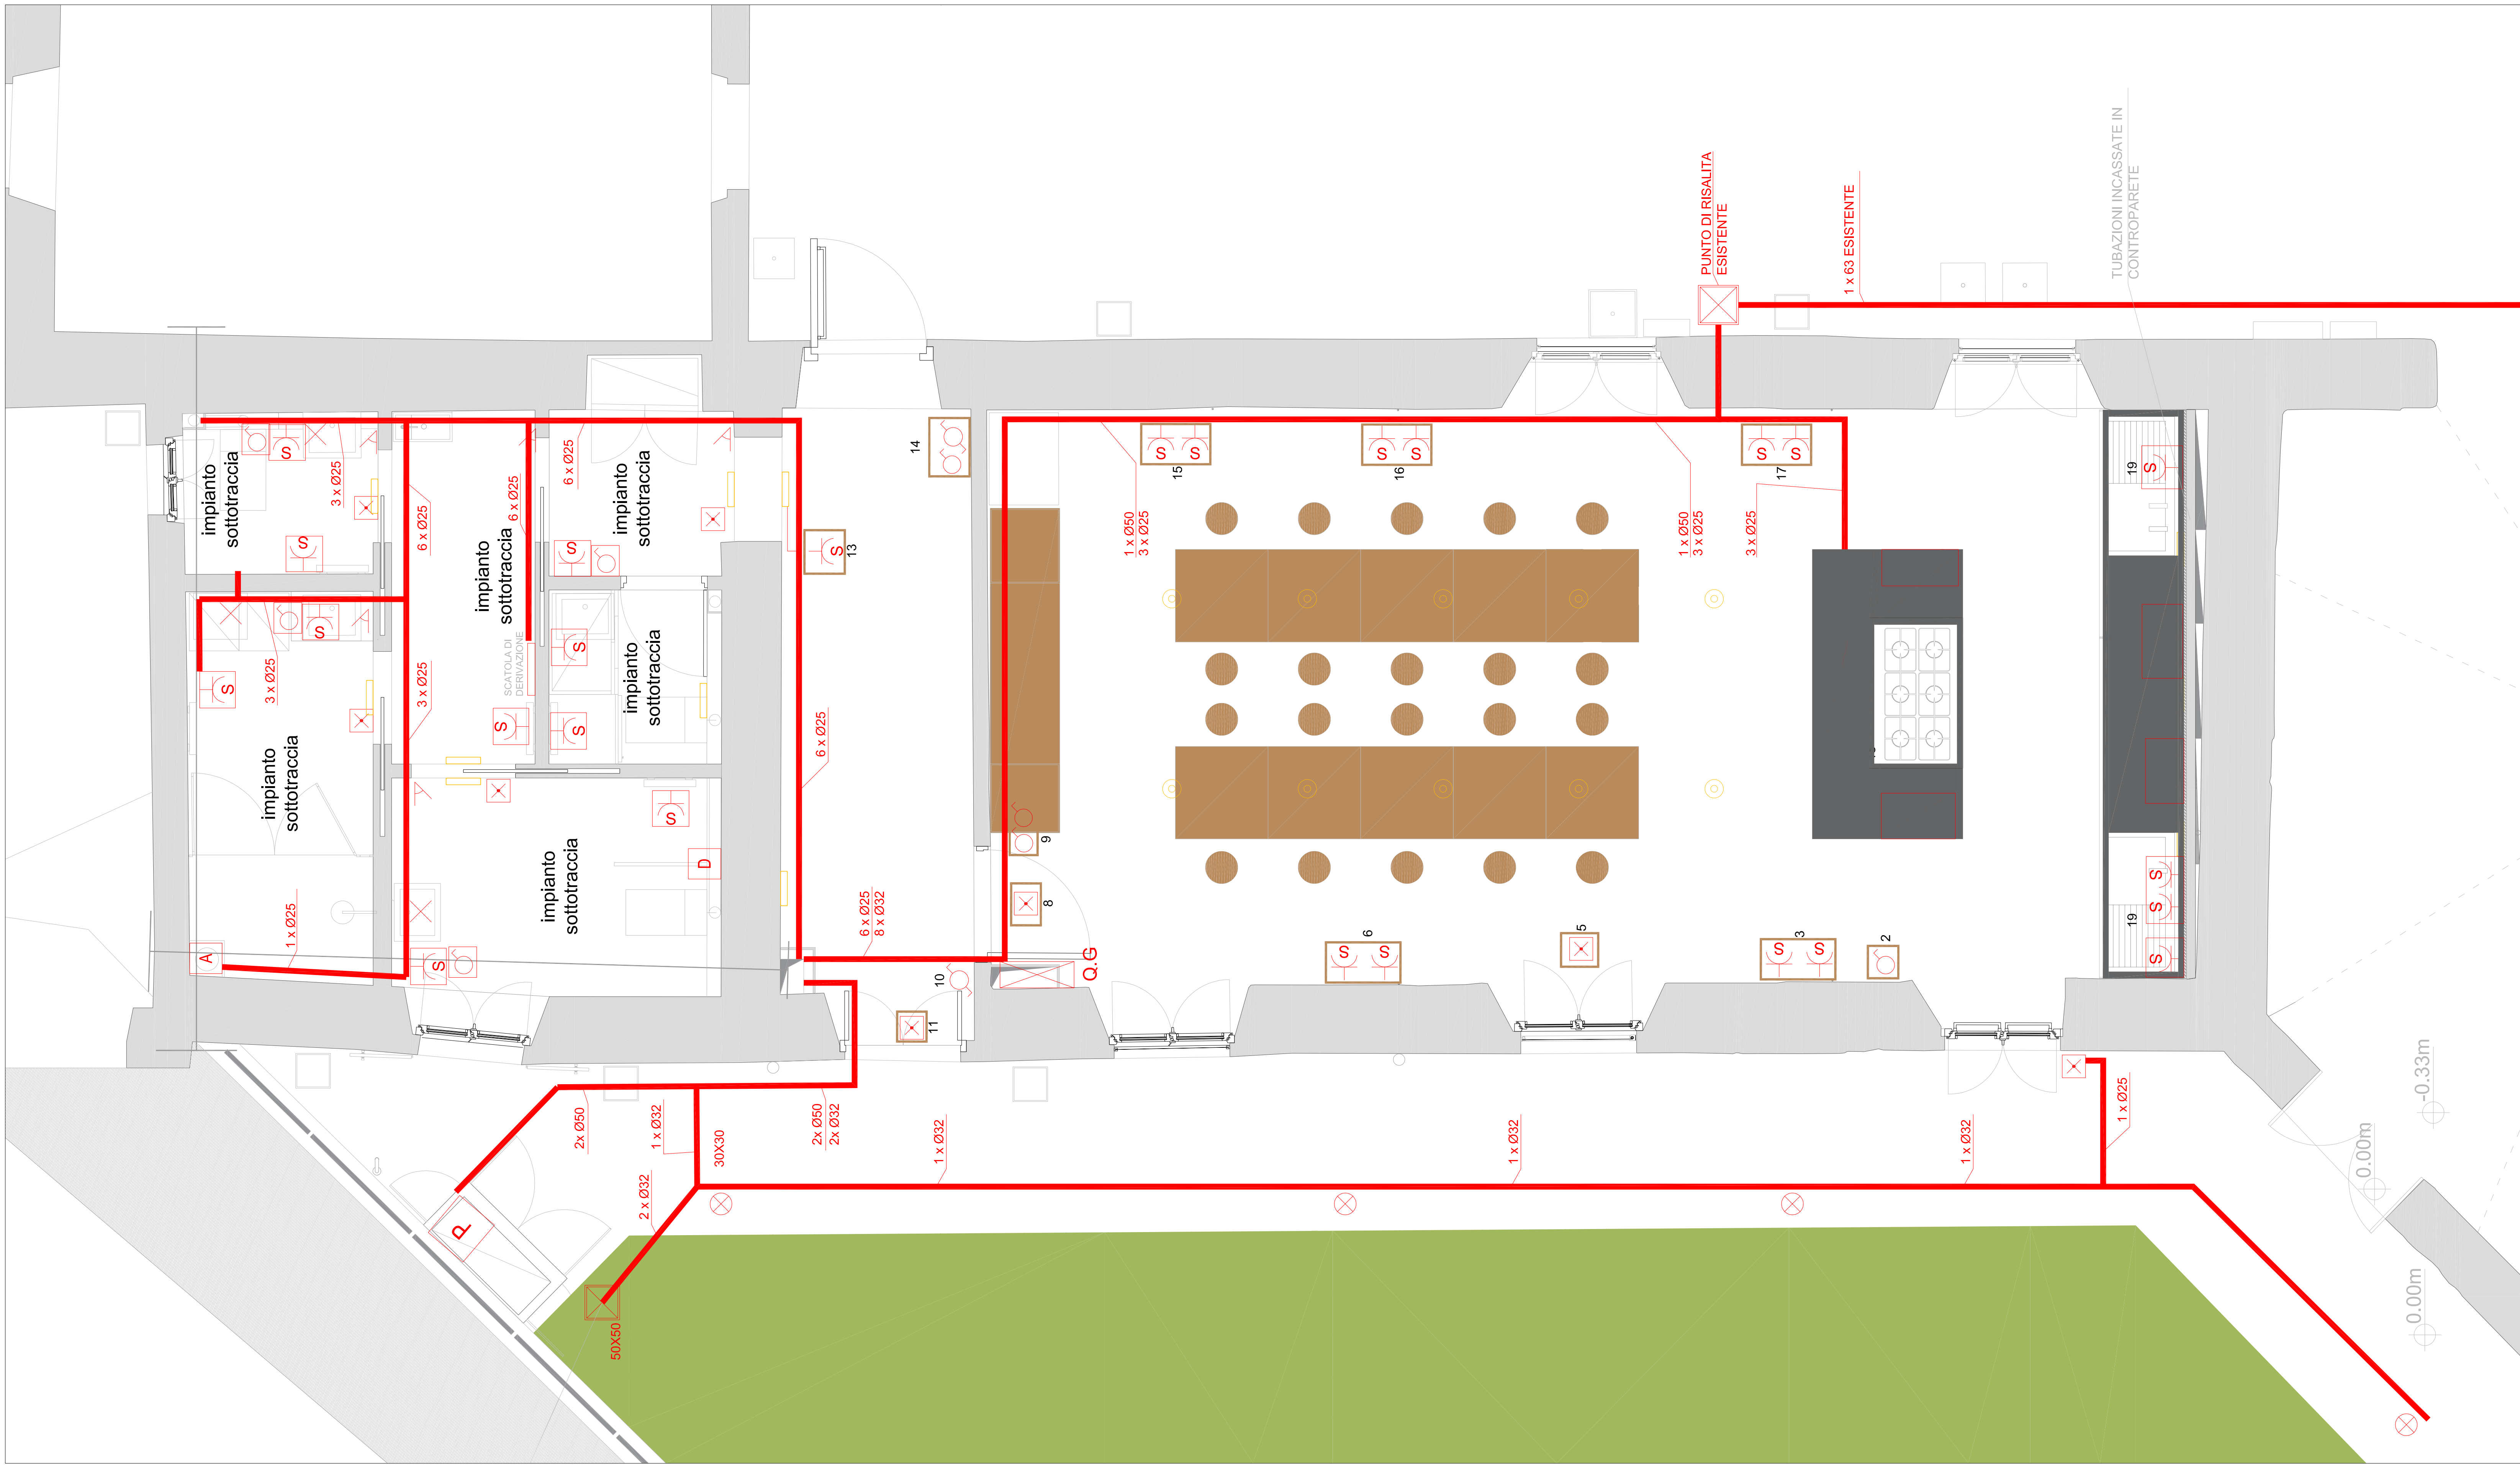
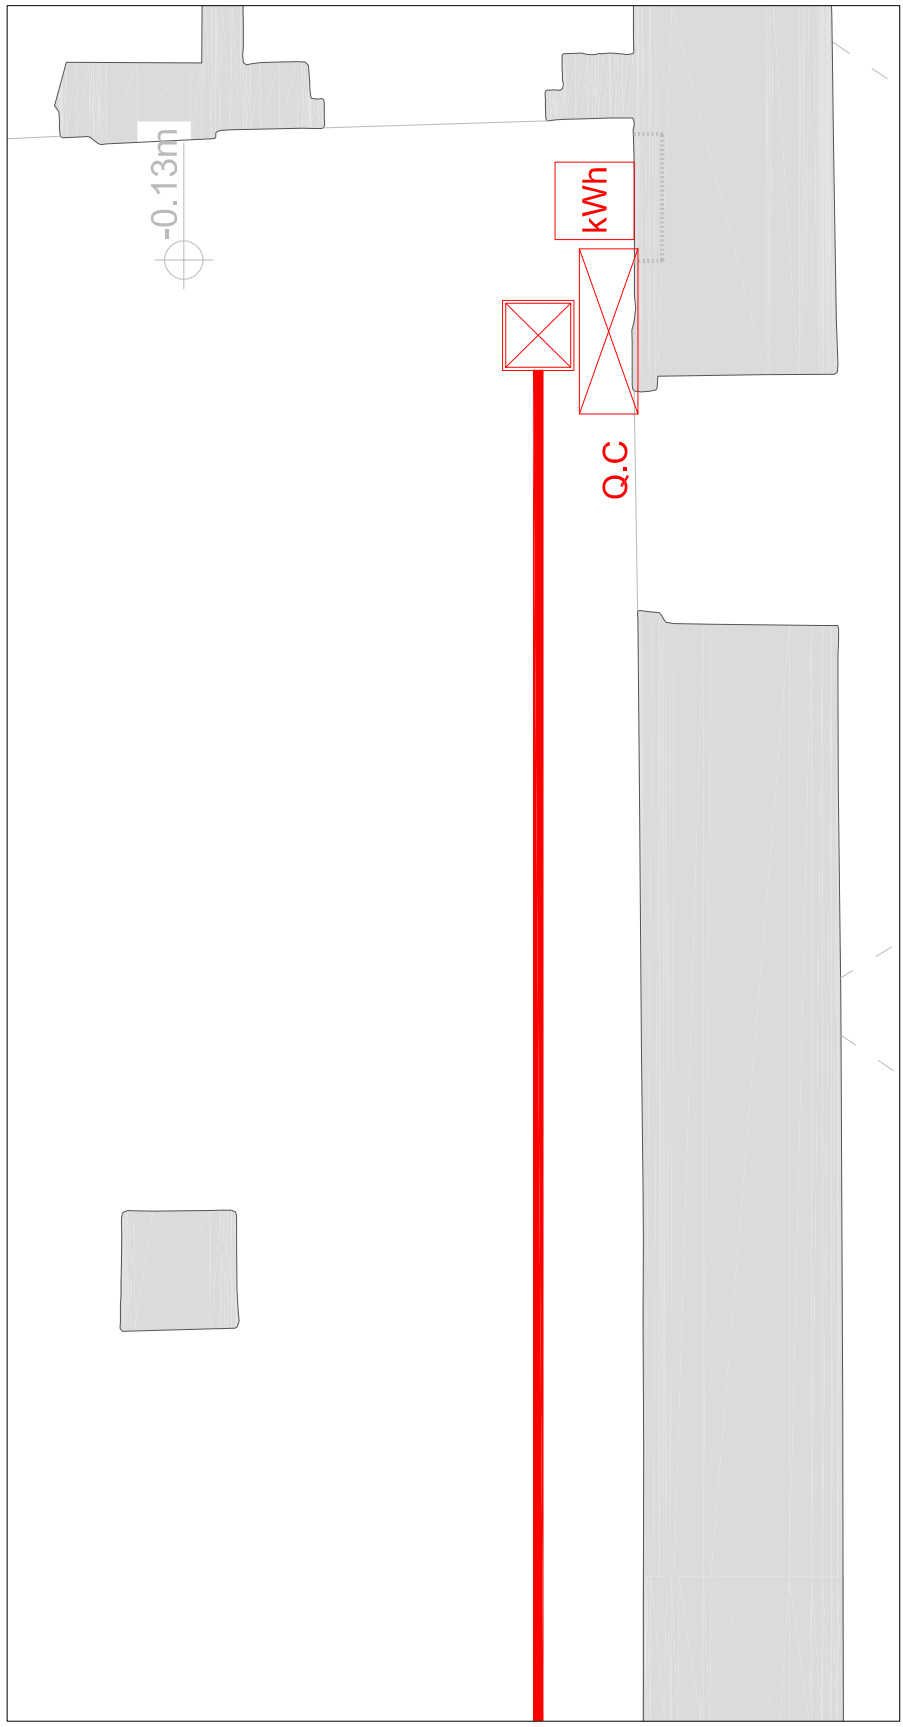
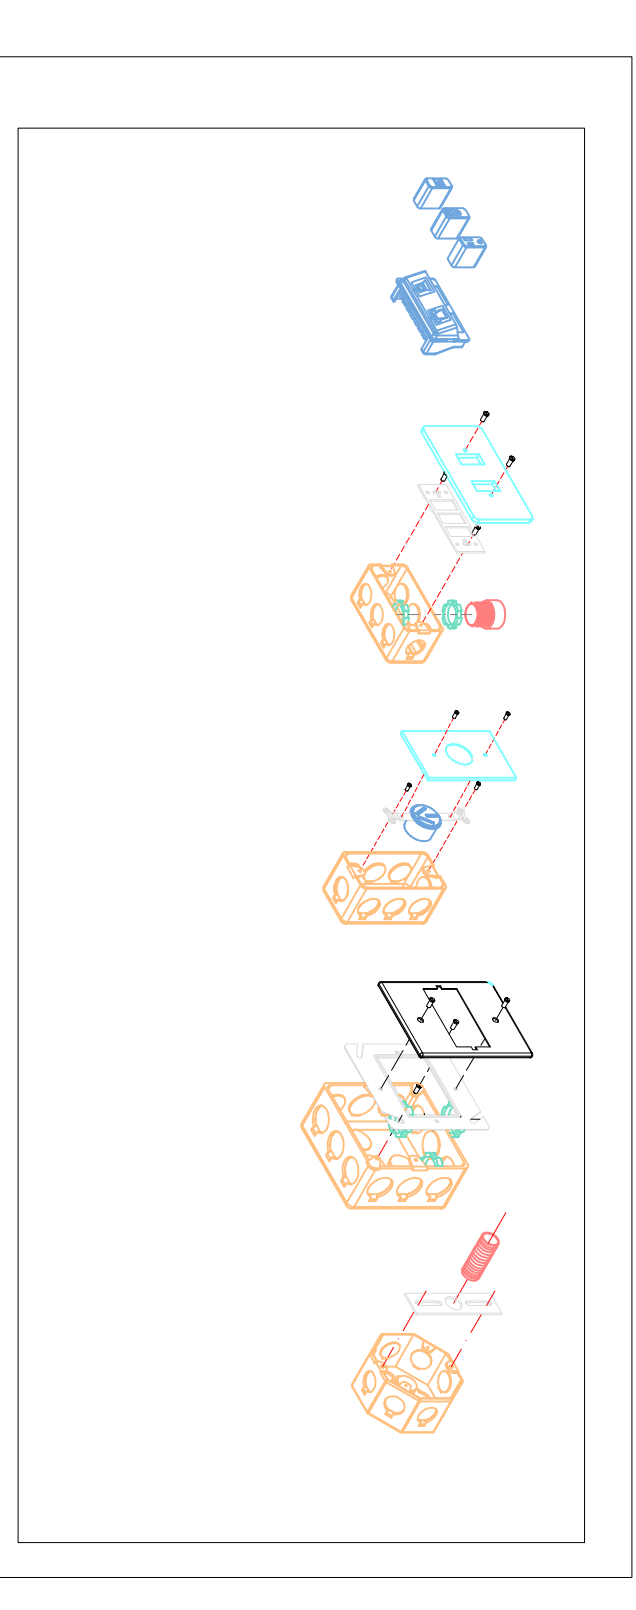
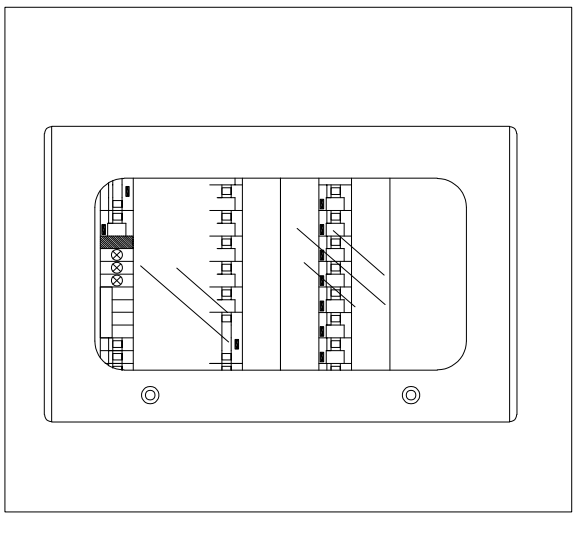
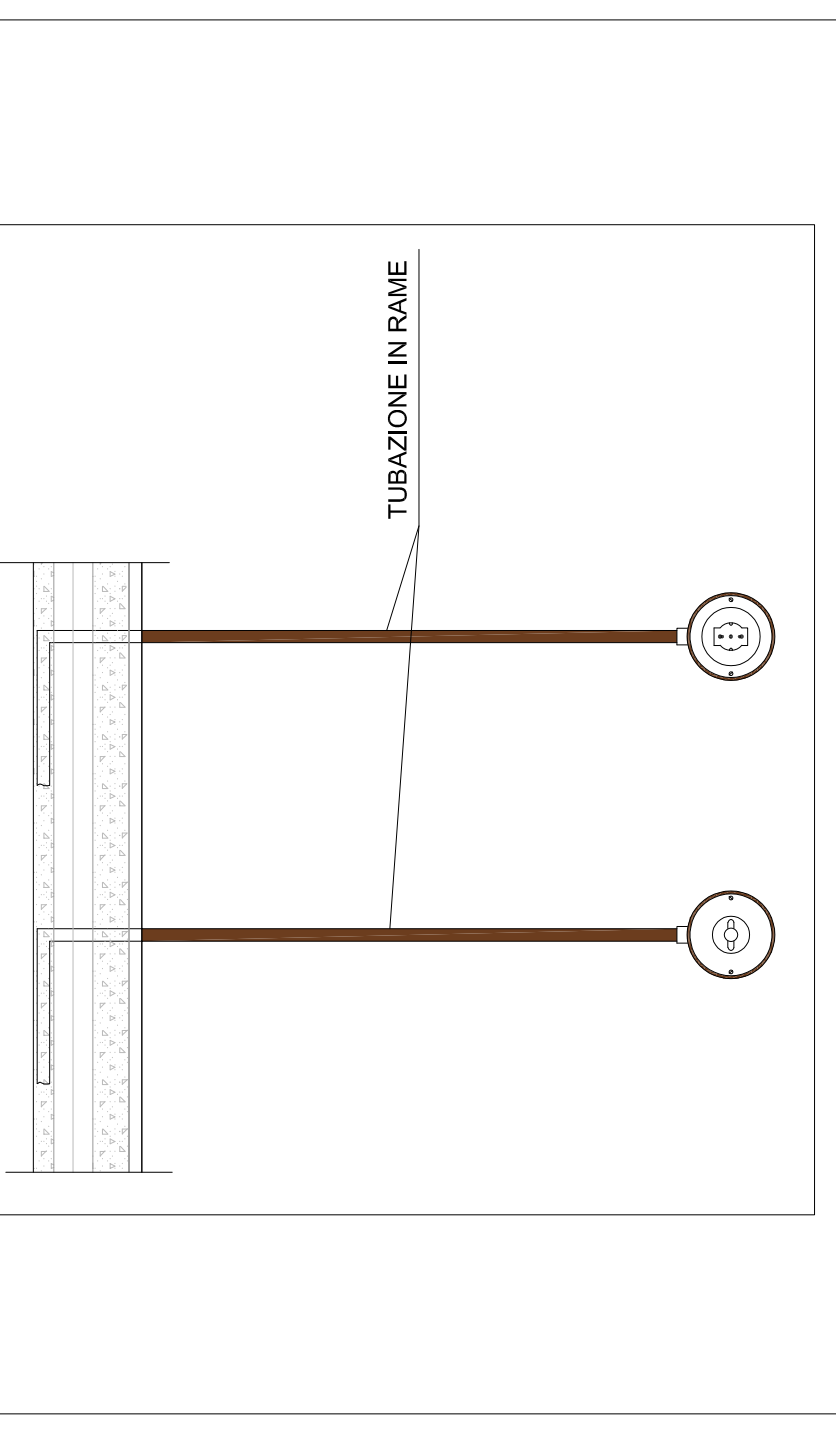
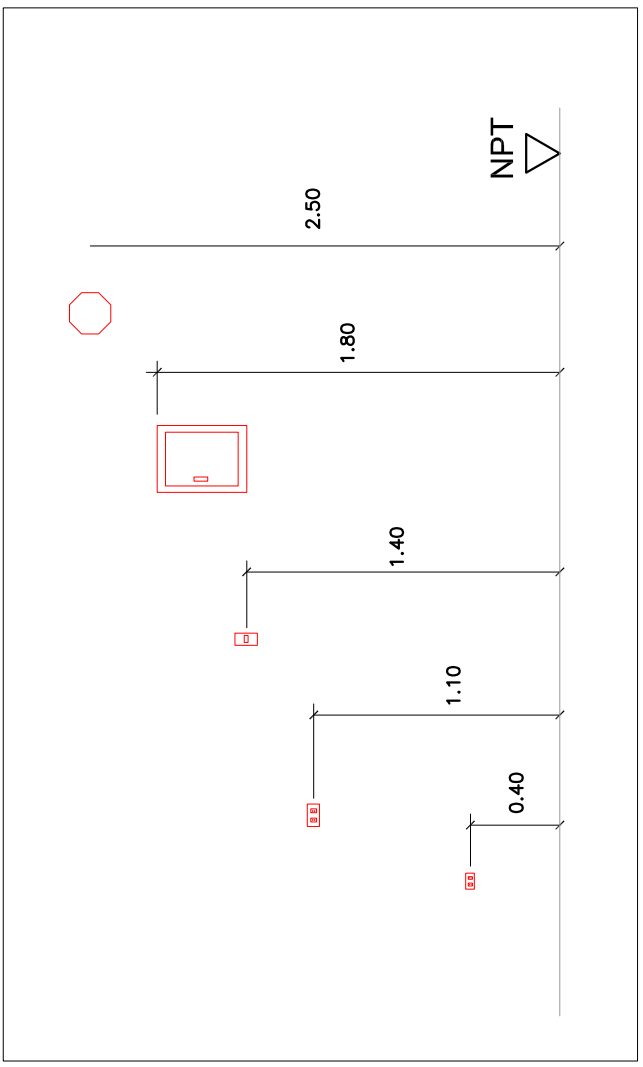


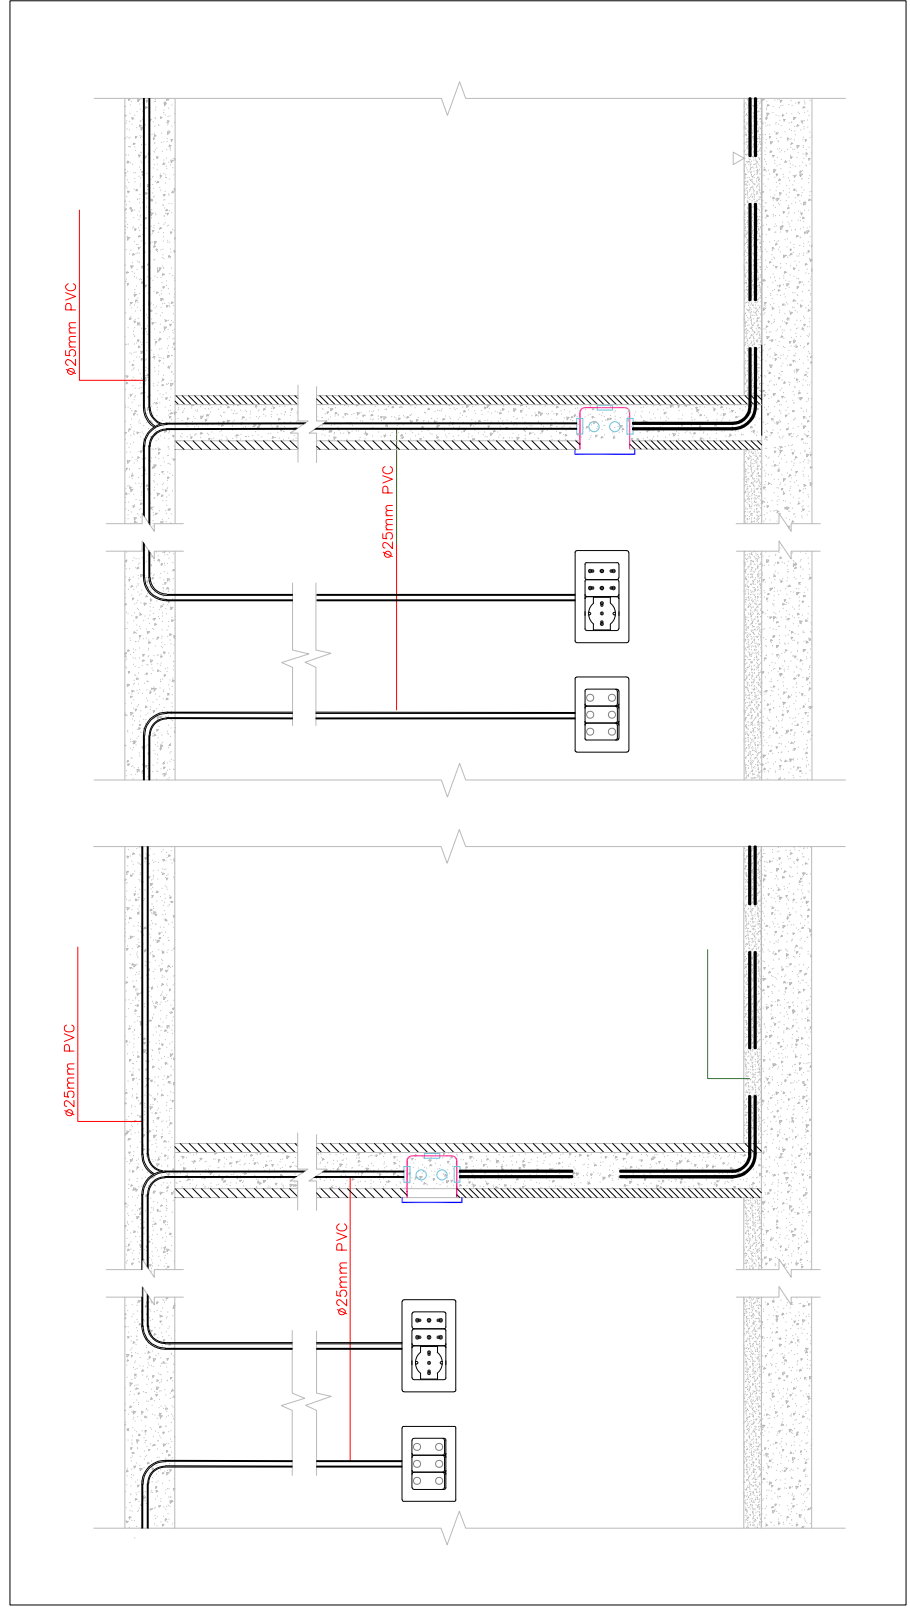

	PUNTO LUCE A SOFFITTO O PARETE
	PRESA UNIVERSALE BIVALENTE 16/16 A
	COMPLESSO AUTOMIO IN EMERGENZA AUTONOMIA 1 DELLA POTENZA INDICATA
	DEVIAZIONE
	INTERRUTTORE
	ASPIRATORE
	SISTEMA ALLARME BAGNO A SERVIZIO DISABILI
	POZZETTO
	ALIMENTAZIONE CAPPA
	PREDISPONIBILITÀ PUNTO ALIMENTAZIONE PIANO AD INDUZIONE
	QUADRO GENERALE
	PUNTO LUCE PER APPARECCHI ILLUMINANTE A SOSPENSIONE
	PUNTO LUCE PER APPARECCHIO ILLUMINANTE A PARETE
	PUNTA A VISTA IN PORCELANA E FAME
	PUNTO AD INCASSO
	CORPO ILLUMINANTE DA ESTERNO AD INCASSO A PAVIMENTO

"RIQUALIFICAZIONE DEL CASTELLO DI CALENDEASCO HUBI" - RESTAURO DI PARTE DELL'ALA SUD-OVEST DEL CASTELLO CON MESSA IN SICUREZZA STRUTTURALE. REALIZZAZIONE DI NUOVI SERVIZI IGIENICI E REALIZZAZIONE DELLE "CUCINE FRANGICRINE".

"CASTELLI FRANGICRINE: Nuova accessibilità turistica per Calendasco e Barreto lungo la via Frangicrigna in Emilia Romagna".

BANDO MINISTERO DEL TURISMO - PROGETTI DI VALORIZZAZIONE DEL COMUNI CON POPOLAZIONE INFERIORE A 5.000 ABITANTI, CLASSIFICATI A VOCAZIONE TURISTICA.

[illegible]

RIQUALIFICAZIONE DEL CASTELLO DI CALENDASCO HUB/1 - RESTAURO DI PARTE DELL'ALA SUD-OVEST DEL CASTELLO CON MESSA IN SICUREZZA STRUTTURALE, REALIZZAZIONE DI NUOVI SERVIZI IGIENICI E REALIZZAZIONE DELLE "CUCINE FRANCIGENE

Impianti Elettrici:

Scala 1:50	Progetto impianto elettrico
---------------	-----------------------------

Emisione	15/01/2025	RC	RC	RC
Revisione	18/04/2025	RC	RC	RC