


LEGENDA	
	Impianto Elettrico nuovo
	Impianto dati nuovo
	Impianto Elettrico da abolire
	Impianto dati da abolire

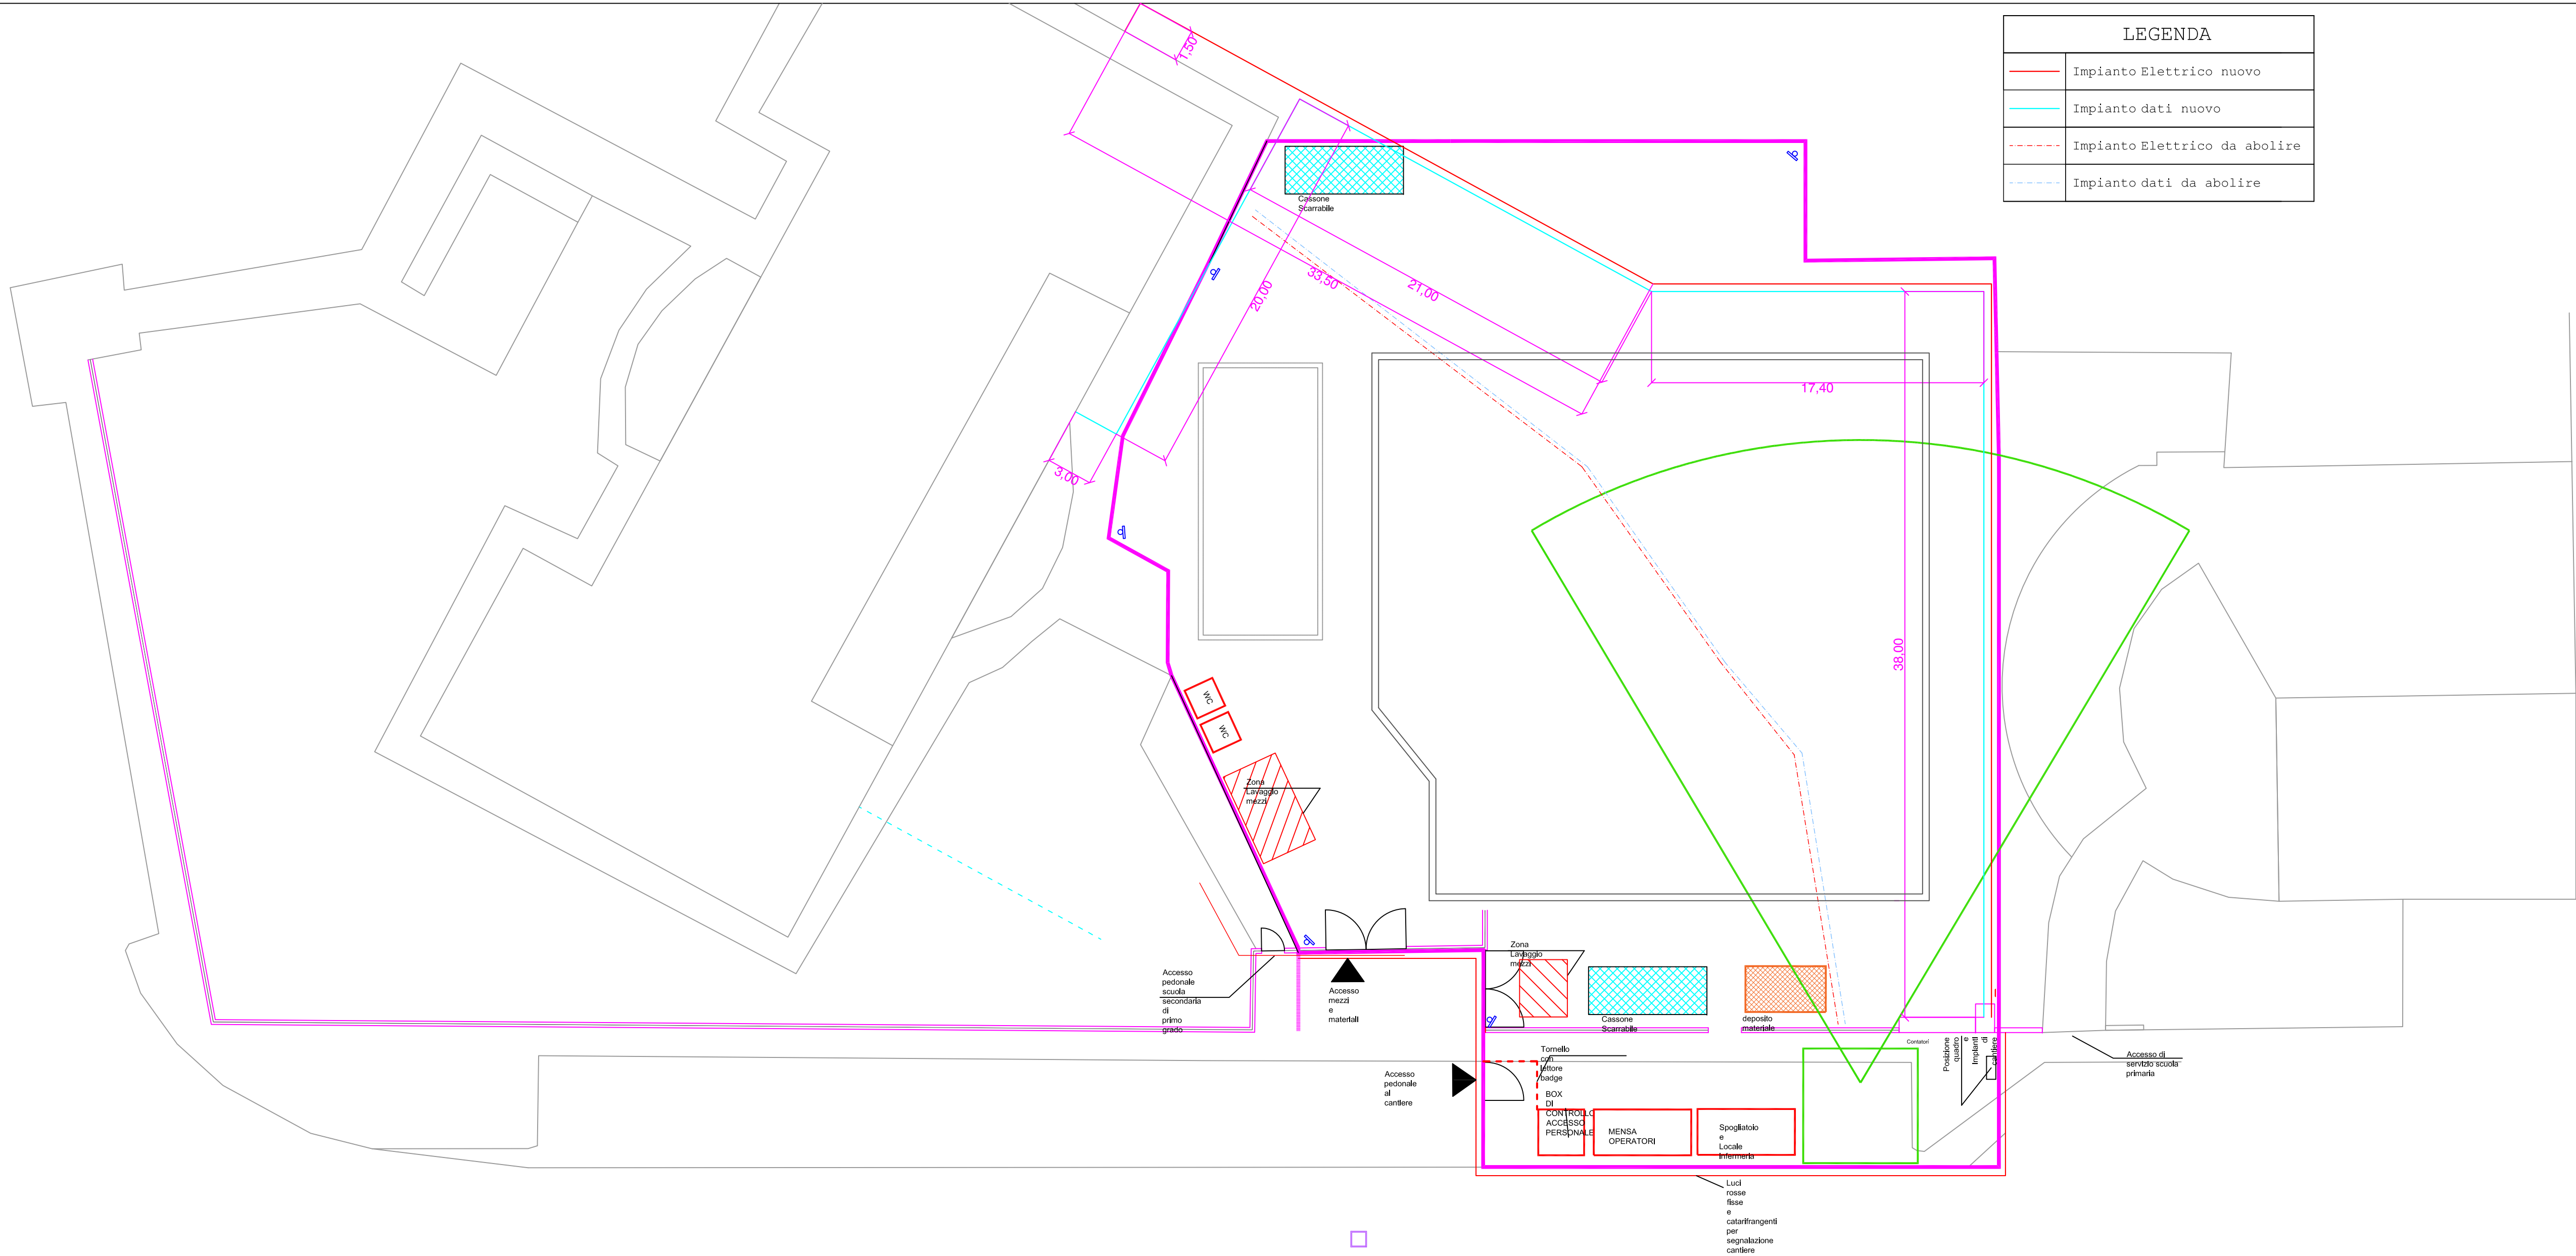

	Finanziamento dell'Unione europea - NextGenerationEU. Intervento finanziato con l'avviso n° 48038 del 02/12/2021 del PNRR Missione 4: Istruzione e Ricerca Componente 1 - Potenziamento dell'offerta dei servizi di istruzione: dagli asili nido alla università Intervento 1.2 "Piano di estensione del tempo pieno e mensa".
	<b>COMUNE DI ORNAGO</b> Provincia di Monza e Brianza
<b>COSTRUZIONE DELLA NUOVA MENSA SCOLASTICA PER L'ISTITUTO COMPRESIVO "ALESSANDRO MANZONI" DI ORNAGO E BURAGO - SEDE DI ORNAGO - PIANO NAZIONALE DI RIPRESA E RESILIENZA - MISSIONE 4: ISTRUZIONE E RICERCA - Componente 1 - Potenziamento dell'offerta dei servizi di istruzione: dagli asili nido alle Università - Investimento 1.2: " Piano di estensione del tempo pieno e mensa"</b>	
Progetto Esecutivo	
DATA Maggio 2025	Rev. N° SIC_T_03
SCALA 1:100	CONTENUTO Layout di cantiere - Interferenza sottoservizi
INVIATO ALL'UFFICIO Comune di Ornago (MB)	COMITENTE Comune di Ornago (MB)
<b>kbm</b> KBM ENGINEERING S.R.L. Società di Ingegneria Direzione tecnica dott. Ing. Gianfranco Aurilio Ordine Ingegneri di Napoli N° 15756	
<b>Ing. Giuseppe Angri</b> Via Aldo Moro, 13 80039 Nola (NA) P.ICI: g.angri@kbmengineering.it Ordine Ingegneri di Napoli N° 15756	
<b>Ing. Luigi Cordone</b> Via Caratteronara, 52 80039 Nola (NA) P.ICI: luigi.cordone@kbmengineering.it Ordine Ingegneri di Napoli N° 15756	
<b>Ing. Domenico Casuso</b> Via Riserva Misure, 89 80034 Marigliano (NA) P.ICI: domenicocasuso@kbmengineering.it Ordine Ingegneri Napoli N° 23489	
<b>MERONI INGEGNERIA INTEGRATA S.R.L.</b> Via IV Novembre, 95 23891 Barzano (LC) P.ICI: meroni@kbmengineering.it	
<b>DIPAC</b> Società Cooperativa Sociale ARL Via Ciro Menotti, 19 20090 Arcore (MB) L.01: dipac@kbmengineering.it	
CUP: B85E24000360006	